


LEGENDAS DA SINALIZAÇÃO DE EMERGÊNCIA


SIMBOLOGIA	PLACAS	DESCRIÇÃO	SIMBOLOGIA	PLACAS	DESCRIÇÃO
SINALIZAÇÃO DE PROIBIÇÃO			SINALIZAÇÃO DE EQUIPAMENTOS		
1	Proibido Fumar	Proibido Fumar	20	Extintor de Água Pressurizada	Extintor de Água Pressurizada
2	Proibido Acender Fósforo	Proibido Acender Fósforo	21	Extintor de Gás Carbônico	Extintor de Gás Carbônico
3	Proibido Consumir Bebidas Alcoolizadas	Proibido Consumir Bebidas Alcoolizadas	22	Extintor de Pó Químico Seco	Extintor de Pó Químico Seco
4	Proibido Ingerir Alimentos	Proibido Ingerir Alimentos	23	Extintor de Gás Carbônico	Extintor de Gás Carbônico
5	Proibido Ingerir Alimentos	Proibido Ingerir Alimentos	24	Extintor de Pó Químico Seco	Extintor de Pó Químico Seco
6	Proibido Ingerir Alimentos	Proibido Ingerir Alimentos	25	Extintor de Gás Carbônico	Extintor de Gás Carbônico
7	Proibido Ingerir Alimentos	Proibido Ingerir Alimentos	26	Extintor de Pó Químico Seco	Extintor de Pó Químico Seco
8	Proibido Ingerir Alimentos	Proibido Ingerir Alimentos	27	Extintor de Gás Carbônico	Extintor de Gás Carbônico
9	Proibido Ingerir Alimentos	Proibido Ingerir Alimentos	28	Extintor de Pó Químico Seco	Extintor de Pó Químico Seco
10	Proibido Ingerir Alimentos	Proibido Ingerir Alimentos	29	Extintor de Gás Carbônico	Extintor de Gás Carbônico
11	Proibido Ingerir Alimentos	Proibido Ingerir Alimentos	30	Extintor de Pó Químico Seco	Extintor de Pó Químico Seco
12	Proibido Ingerir Alimentos	Proibido Ingerir Alimentos	31	Extintor de Gás Carbônico	Extintor de Gás Carbônico
13	Proibido Ingerir Alimentos	Proibido Ingerir Alimentos	32	Extintor de Pó Químico Seco	Extintor de Pó Químico Seco
14	Proibido Ingerir Alimentos	Proibido Ingerir Alimentos	33	Extintor de Gás Carbônico	Extintor de Gás Carbônico
15	Proibido Ingerir Alimentos	Proibido Ingerir Alimentos	34	Extintor de Pó Químico Seco	Extintor de Pó Químico Seco
16	Proibido Ingerir Alimentos	Proibido Ingerir Alimentos	35	Extintor de Gás Carbônico	Extintor de Gás Carbônico
17	Proibido Ingerir Alimentos	Proibido Ingerir Alimentos	36	Extintor de Pó Químico Seco	Extintor de Pó Químico Seco
18	Proibido Ingerir Alimentos	Proibido Ingerir Alimentos	37	Extintor de Gás Carbônico	Extintor de Gás Carbônico
19	Proibido Ingerir Alimentos	Proibido Ingerir Alimentos	38	Extintor de Pó Químico Seco	Extintor de Pó Químico Seco
20	Proibido Ingerir Alimentos	Proibido Ingerir Alimentos	39	Extintor de Gás Carbônico	Extintor de Gás Carbônico
21	Proibido Ingerir Alimentos	Proibido Ingerir Alimentos	40	Extintor de Pó Químico Seco	Extintor de Pó Químico Seco
22	Proibido Ingerir Alimentos	Proibido Ingerir Alimentos	41	Extintor de Gás Carbônico	Extintor de Gás Carbônico
23	Proibido Ingerir Alimentos	Proibido Ingerir Alimentos	42	Extintor de Pó Químico Seco	Extintor de Pó Químico Seco
24	Proibido Ingerir Alimentos	Proibido Ingerir Alimentos	43	Extintor de Gás Carbônico	Extintor de Gás Carbônico
25	Proibido Ingerir Alimentos	Proibido Ingerir Alimentos	44	Extintor de Pó Químico Seco	Extintor de Pó Químico Seco
26	Proibido Ingerir Alimentos	Proibido Ingerir Alimentos	45	Extintor de Gás Carbônico	Extintor de Gás Carbônico
27	Proibido Ingerir Alimentos	Proibido Ingerir Alimentos	46	Extintor de Pó Químico Seco	Extintor de Pó Químico Seco
28	Proibido Ingerir Alimentos	Proibido Ingerir Alimentos	47	Extintor de Gás Carbônico	Extintor de Gás Carbônico
29	Proibido Ingerir Alimentos	Proibido Ingerir Alimentos	48	Extintor de Pó Químico Seco	Extintor de Pó Químico Seco
30	Proibido Ingerir Alimentos	Proibido Ingerir Alimentos	49	Extintor de Gás Carbônico	Extintor de Gás Carbônico
31	Proibido Ingerir Alimentos	Proibido Ingerir Alimentos	50	Extintor de Pó Químico Seco	Extintor de Pó Químico Seco
32	Proibido Ingerir Alimentos	Proibido Ingerir Alimentos	51	Extintor de Gás Carbônico	Extintor de Gás Carbônico
33	Proibido Ingerir Alimentos	Proibido Ingerir Alimentos	52	Extintor de Pó Químico Seco	Extintor de Pó Químico Seco
34	Proibido Ingerir Alimentos	Proibido Ingerir Alimentos	53	Extintor de Gás Carbônico	Extintor de Gás Carbônico
35	Proibido Ingerir Alimentos	Proibido Ingerir Alimentos	54	Extintor de Pó Químico Seco	Extintor de Pó Químico Seco
36	Proibido Ingerir Alimentos	Proibido Ingerir Alimentos	55	Extintor de Gás Carbônico	Extintor de Gás Carbônico
37	Proibido Ingerir Alimentos	Proibido Ingerir Alimentos	56	Extintor de Pó Químico Seco	Extintor de Pó Químico Seco
38	Proibido Ingerir Alimentos	Proibido Ingerir Alimentos	57	Extintor de Gás Carbônico	Extintor de Gás Carbônico
39	Proibido Ingerir Alimentos	Proibido Ingerir Alimentos	58	Extintor de Pó Químico Seco	Extintor de Pó Químico Seco
40	Proibido Ingerir Alimentos	Proibido Ingerir Alimentos	59	Extintor de Gás Carbônico	Extintor de Gás Carbônico
41	Proibido Ingerir Alimentos	Proibido Ingerir Alimentos	60	Extintor de Pó Químico Seco	Extintor de Pó Químico Seco
42	Proibido Ingerir Alimentos	Proibido Ingerir Alimentos	61	Extintor de Gás Carbônico	Extintor de Gás Carbônico
43	Proibido Ingerir Alimentos	Proibido Ingerir Alimentos	62	Extintor de Pó Químico Seco	Extintor de Pó Químico Seco
44	Proibido Ingerir Alimentos	Proibido Ingerir Alimentos	63	Extintor de Gás Carbônico	Extintor de Gás Carbônico
45	Proibido Ingerir Alimentos	Proibido Ingerir Alimentos	64	Extintor de Pó Químico Seco	Extintor de Pó Químico Seco
46	Proibido Ingerir Alimentos	Proibido Ingerir Alimentos	65	Extintor de Gás Carbônico	Extintor de Gás Carbônico
47	Proibido Ingerir Alimentos	Proibido Ingerir Alimentos	66	Extintor de Pó Químico Seco	Extintor de Pó Químico Seco
48	Proibido Ingerir Alimentos	Proibido Ingerir Alimentos	67	Extintor de Gás Carbônico	Extintor de Gás Carbônico
49	Proibido Ingerir Alimentos	Proibido Ingerir Alimentos	68	Extintor de Pó Químico Seco	Extintor de Pó Químico Seco
50	Proibido Ingerir Alimentos	Proibido Ingerir Alimentos	69	Extintor de Gás Carbônico	Extintor de Gás Carbônico
51	Proibido Ingerir Alimentos	Proibido Ingerir Alimentos	70	Extintor de Pó Químico Seco	Extintor de Pó Químico Seco
52	Proibido Ingerir Alimentos	Proibido Ingerir Alimentos	71	Extintor de Gás Carbônico	Extintor de Gás Carbônico
53	Proibido Ingerir Alimentos	Proibido Ingerir Alimentos	72	Extintor de Pó Químico Seco	Extintor de Pó Químico Seco
54	Proibido Ingerir Alimentos	Proibido Ingerir Alimentos	73	Extintor de Gás Carbônico	Extintor de Gás Carbônico
55	Proibido Ingerir Alimentos	Proibido Ingerir Alimentos	74	Extintor de Pó Químico Seco	Extintor de Pó Químico Seco
56	Proibido Ingerir Alimentos	Proibido Ingerir Alimentos	75	Extintor de Gás Carbônico	Extintor de Gás Carbônico
57	Proibido Ingerir Alimentos	Proibido Ingerir Alimentos	76	Extintor de Pó Químico Seco	Extintor de Pó Químico Seco
58	Proibido Ingerir Alimentos	Proibido Ingerir Alimentos	77	Extintor de Gás Carbônico	Extintor de Gás Carbônico
59	Proibido Ingerir Alimentos	Proibido Ingerir Alimentos	78	Extintor de Pó Químico Seco	Extintor de Pó Químico Seco
60	Proibido Ingerir Alimentos	Proibido Ingerir Alimentos	79	Extintor de Gás Carbônico	Extintor de Gás Carbônico
61	Proibido Ingerir Alimentos	Proibido Ingerir Alimentos	80	Extintor de Pó Químico Seco	Extintor de Pó Químico Seco
62	Proibido Ingerir Alimentos	Proibido Ingerir Alimentos	81	Extintor de Gás Carbônico	Extintor de Gás Carbônico
63	Proibido Ingerir Alimentos	Proibido Ingerir Alimentos	82	Extintor de Pó Químico Seco	Extintor de Pó Químico Seco
64	Proibido Ingerir Alimentos	Proibido Ingerir Alimentos	83	Extintor de Gás Carbônico	Extintor de Gás Carbônico
65	Proibido Ingerir Alimentos	Proibido Ingerir Alimentos	84	Extintor de Pó Químico Seco	Extintor de Pó Químico Seco
66	Proibido Ingerir Alimentos	Proibido Ingerir Alimentos	85	Extintor de Gás Carbônico	Extintor de Gás Carbônico
67	Proibido Ingerir Alimentos	Proibido Ingerir Alimentos	86	Extintor de Pó Químico Seco	Extintor de Pó Químico Seco
68	Proibido Ingerir Alimentos	Proibido Ingerir Alimentos	87	Extintor de Gás Carbônico	Extintor de Gás Carbônico
69	Proibido Ingerir Alimentos	Proibido Ingerir Alimentos	88	Extintor de Pó Químico Seco	Extintor de Pó Químico Seco
70	Proibido Ingerir Alimentos	Proibido Ingerir Alimentos	89	Extintor de Gás Carbônico	Extintor de Gás Carbônico
71	Proibido Ingerir Alimentos	Proibido Ingerir Alimentos	90	Extintor de Pó Químico Seco	Extintor de Pó Químico Seco
72	Proibido Ingerir Alimentos	Proibido Ingerir Alimentos	91	Extintor de Gás Carbônico	Extintor de Gás Carbônico
73	Proibido Ingerir Alimentos	Proibido Ingerir Alimentos	92	Extintor de Pó Químico Seco	Extintor de Pó Químico Seco
74	Proibido Ingerir Alimentos	Proibido Ingerir Alimentos	93	Extintor de Gás Carbônico	Extintor de Gás Carbônico
75	Proibido Ingerir Alimentos	Proibido Ingerir Alimentos	94	Extintor de Pó Químico Seco	Extintor de Pó Químico Seco
76	Proibido Ingerir Alimentos	Proibido Ingerir Alimentos	95	Extintor de Gás Carbônico	Extintor de Gás Carbônico
77	Proibido Ingerir Alimentos	Proibido Ingerir Alimentos	96	Extintor de Pó Químico Seco	Extintor de Pó Químico Seco
78	Proibido Ingerir Alimentos	Proibido Ingerir Alimentos	97	Extintor de Gás Carbônico	Extintor de Gás Carbônico
79	Proibido Ingerir Alimentos	Proibido Ingerir Alimentos	98	Extintor de Pó Químico Seco	Extintor de Pó Químico Seco
80	Proibido Ingerir Alimentos	Proibido Ingerir Alimentos	99	Extintor de Gás Carbônico	Extintor de Gás Carbônico
81	Proibido Ingerir Alimentos	Proibido Ingerir Alimentos	100	Extintor de Pó Químico Seco	Extintor de Pó Químico Seco

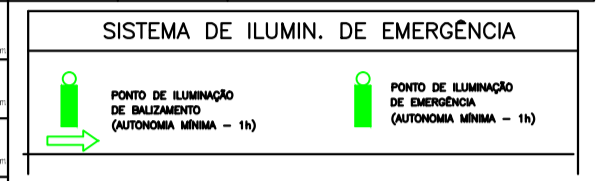

SIMBOLOGIA	NOMENCLATURA
22	EXTINTOR DE ÁGUA PRESSURIZADA 10 L
23	EXTINTOR DE GÁS CARBÔNICO 6 Kg
24	EXTINTOR DE PÓ QUÍMICO SECO 6 Kg

PORTAS :	Nº	DIMENSÃO :		QUANT.	ESPECIFICAÇÕES :
		LARGURA :	ALTURA :		
P 1	0.60	1.80	18	Em madeira para pintura	
P 2	0.60	2.10	03	Em madeira para pintura	
P 3	0.70	2.10	03	Em madeira para pintura	
P 4	0.80	2.10	18	Em madeira para pintura	
P 5	0.90	2.10	02	Em madeira para pintura	
Veneziana P 6	1.20	2.10	02	Em madeira para pintura	
P 7	1.20	2.10	05	Em madeira para pintura	
Portão P 8	2.00	2.10	02	Em barras de ferro para pintura	
Portão P 9	2.00	2.10	01	Em barras de ferro para pintura	
Portão P 10	4.00	2.50	02	Em barras de ferro para pintura	
Portão P 11	2.00	2.10	02	Em chapa de ferro para pintura	

JANELAS :	Nº	DIMENSÃO :			QUANT.	ESPECIFICAÇÕES :
		LARGURA :	ALTURA :	PEITORIL :		
basculante J 1	2.25	1.50	0.80	05	Em ferro para pintura	
basculante J 2	2.25	0.80	1.75	13	Em ferro para pintura	
basculante J 3	1.80	0.80	1.75	12	Em ferro para pintura	
basculante J 4	1.80	1.50	0.80	12	Em ferro para pintura	
basculante J 5	1.40	0.80	1.75	03	Em ferro para pintura	
basculante J 6	1.00	0.80	1.75	02	Em ferro para pintura	

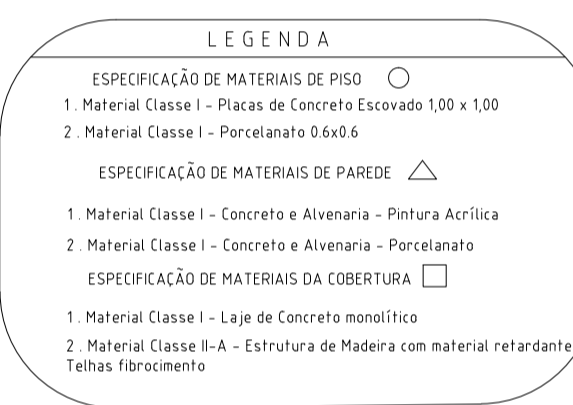

PROJETO DE SEGURANÇA CONTRA INCÊNDIO E PÂNICO DE UMA EDIFICAÇÃO E-1, LOCALIZADA NA RUA SCHMIDT S/N - VILA FELIPE - PETROPOLIS / RJ

Escala: INDICADA	Número da Folha: 02/06	Título do Desenho: PLANTA BAIXA TERREO
Data: OUTUBRO/2022		

Proprietário: \_\_\_\_\_

Autor do Levantamento Arquitetônico: \_\_\_\_\_

Projeto de Segurança contra Incêndio

Ciente: A A E MUNICIPAL DR. RUBENS DE CASTRO BOMTEMPO	Nome do arquivo:
Endereço: RUA SCHMIDT SN - VILA FELIPE - PETROPOLIS / RJ	
Tipo de Projeto: Projeto de Segurança Contra Incêndio e Pânico para regularização junto ao CBMERJ	Revisão: 00
Vistos:	

3 PLANTA BAIXA TERREO  
ESCALA: 1/100