


LEGENDAS DA SINALIZAÇÃO DE EMERGÊNCIA

SIMBOLOGIA	PLACAS	DESCRIÇÃO	SIMBOLOGIA	PLACAS	DESCRIÇÃO
SINALIZAÇÃO DE PROIBIÇÃO			SINALIZAÇÃO DE EQUIPAMENTOS		
1	Proibido Fumar	Proibido Fumar	20	Extintor de Água Pressurizada	Extintor de Água Pressurizada
2	Proibido Estacionar	Proibido Estacionar	21	Extintor de Gás Carbônico	Extintor de Gás Carbônico
3	Proibido Parar Camião	Proibido Parar Camião	22	Extintor de Pó Químico Seco	Extintor de Pó Químico Seco
4	Proibido Entrar	Proibido Entrar	23	Extintor de Água Pressurizada	Extintor de Água Pressurizada
5	Proibido Parar Camião	Proibido Parar Camião	24	Extintor de Gás Carbônico	Extintor de Gás Carbônico
6	Proibido Parar Camião	Proibido Parar Camião	25	Extintor de Pó Químico Seco	Extintor de Pó Químico Seco
SINALIZAÇÃO DE ALERTA			SINALIZAÇÃO COMPLEMENTAR		
7	Atenção	Atenção	26	Extintor de Água Pressurizada	Extintor de Água Pressurizada
8	Atenção	Atenção	27	Extintor de Gás Carbônico	Extintor de Gás Carbônico
9	Atenção	Atenção	28	Extintor de Pó Químico Seco	Extintor de Pó Químico Seco
SINALIZAÇÃO DE ORIENTAÇÃO E SALVAMENTO			SISTEMA DE LUMIN. DE EMERGÊNCIA		
10	Sinalização de Orientação e Salvamento	Sinalização de Orientação e Salvamento	29	Sistema de Iluminação de Emergência	Sistema de Iluminação de Emergência
11	Sinalização de Orientação e Salvamento	Sinalização de Orientação e Salvamento	30	Sistema de Iluminação de Emergência	Sistema de Iluminação de Emergência
12	Sinalização de Orientação e Salvamento	Sinalização de Orientação e Salvamento	31	Sistema de Iluminação de Emergência	Sistema de Iluminação de Emergência
13	Sinalização de Orientação e Salvamento	Sinalização de Orientação e Salvamento	32	Sistema de Iluminação de Emergência	Sistema de Iluminação de Emergência
14	Sinalização de Orientação e Salvamento	Sinalização de Orientação e Salvamento	33	Sistema de Iluminação de Emergência	Sistema de Iluminação de Emergência
15	Sinalização de Orientação e Salvamento	Sinalização de Orientação e Salvamento	34	Sistema de Iluminação de Emergência	Sistema de Iluminação de Emergência
16	Sinalização de Orientação e Salvamento	Sinalização de Orientação e Salvamento	35	Sistema de Iluminação de Emergência	Sistema de Iluminação de Emergência
17	Sinalização de Orientação e Salvamento	Sinalização de Orientação e Salvamento	36	Sistema de Iluminação de Emergência	Sistema de Iluminação de Emergência
18	Sinalização de Orientação e Salvamento	Sinalização de Orientação e Salvamento	37	Sistema de Iluminação de Emergência	Sistema de Iluminação de Emergência
19	Sinalização de Orientação e Salvamento	Sinalização de Orientação e Salvamento	38	Sistema de Iluminação de Emergência	Sistema de Iluminação de Emergência
20	Sinalização de Orientação e Salvamento	Sinalização de Orientação e Salvamento	39	Sistema de Iluminação de Emergência	Sistema de Iluminação de Emergência
21	Sinalização de Orientação e Salvamento	Sinalização de Orientação e Salvamento	40	Sistema de Iluminação de Emergência	Sistema de Iluminação de Emergência
22	Sinalização de Orientação e Salvamento	Sinalização de Orientação e Salvamento	41	Sistema de Iluminação de Emergência	Sistema de Iluminação de Emergência
23	Sinalização de Orientação e Salvamento	Sinalização de Orientação e Salvamento	42	Sistema de Iluminação de Emergência	Sistema de Iluminação de Emergência
24	Sinalização de Orientação e Salvamento	Sinalização de Orientação e Salvamento	43	Sistema de Iluminação de Emergência	Sistema de Iluminação de Emergência
25	Sinalização de Orientação e Salvamento	Sinalização de Orientação e Salvamento	44	Sistema de Iluminação de Emergência	Sistema de Iluminação de Emergência
26	Sinalização de Orientação e Salvamento	Sinalização de Orientação e Salvamento	45	Sistema de Iluminação de Emergência	Sistema de Iluminação de Emergência
27	Sinalização de Orientação e Salvamento	Sinalização de Orientação e Salvamento	46	Sistema de Iluminação de Emergência	Sistema de Iluminação de Emergência
28	Sinalização de Orientação e Salvamento	Sinalização de Orientação e Salvamento	47	Sistema de Iluminação de Emergência	Sistema de Iluminação de Emergência
29	Sinalização de Orientação e Salvamento	Sinalização de Orientação e Salvamento	48	Sistema de Iluminação de Emergência	Sistema de Iluminação de Emergência
30	Sinalização de Orientação e Salvamento	Sinalização de Orientação e Salvamento	49	Sistema de Iluminação de Emergência	Sistema de Iluminação de Emergência
31	Sinalização de Orientação e Salvamento	Sinalização de Orientação e Salvamento	50	Sistema de Iluminação de Emergência	Sistema de Iluminação de Emergência

4 PLANTA BAIXA 1º PAVTO
ESCALA: 1/150

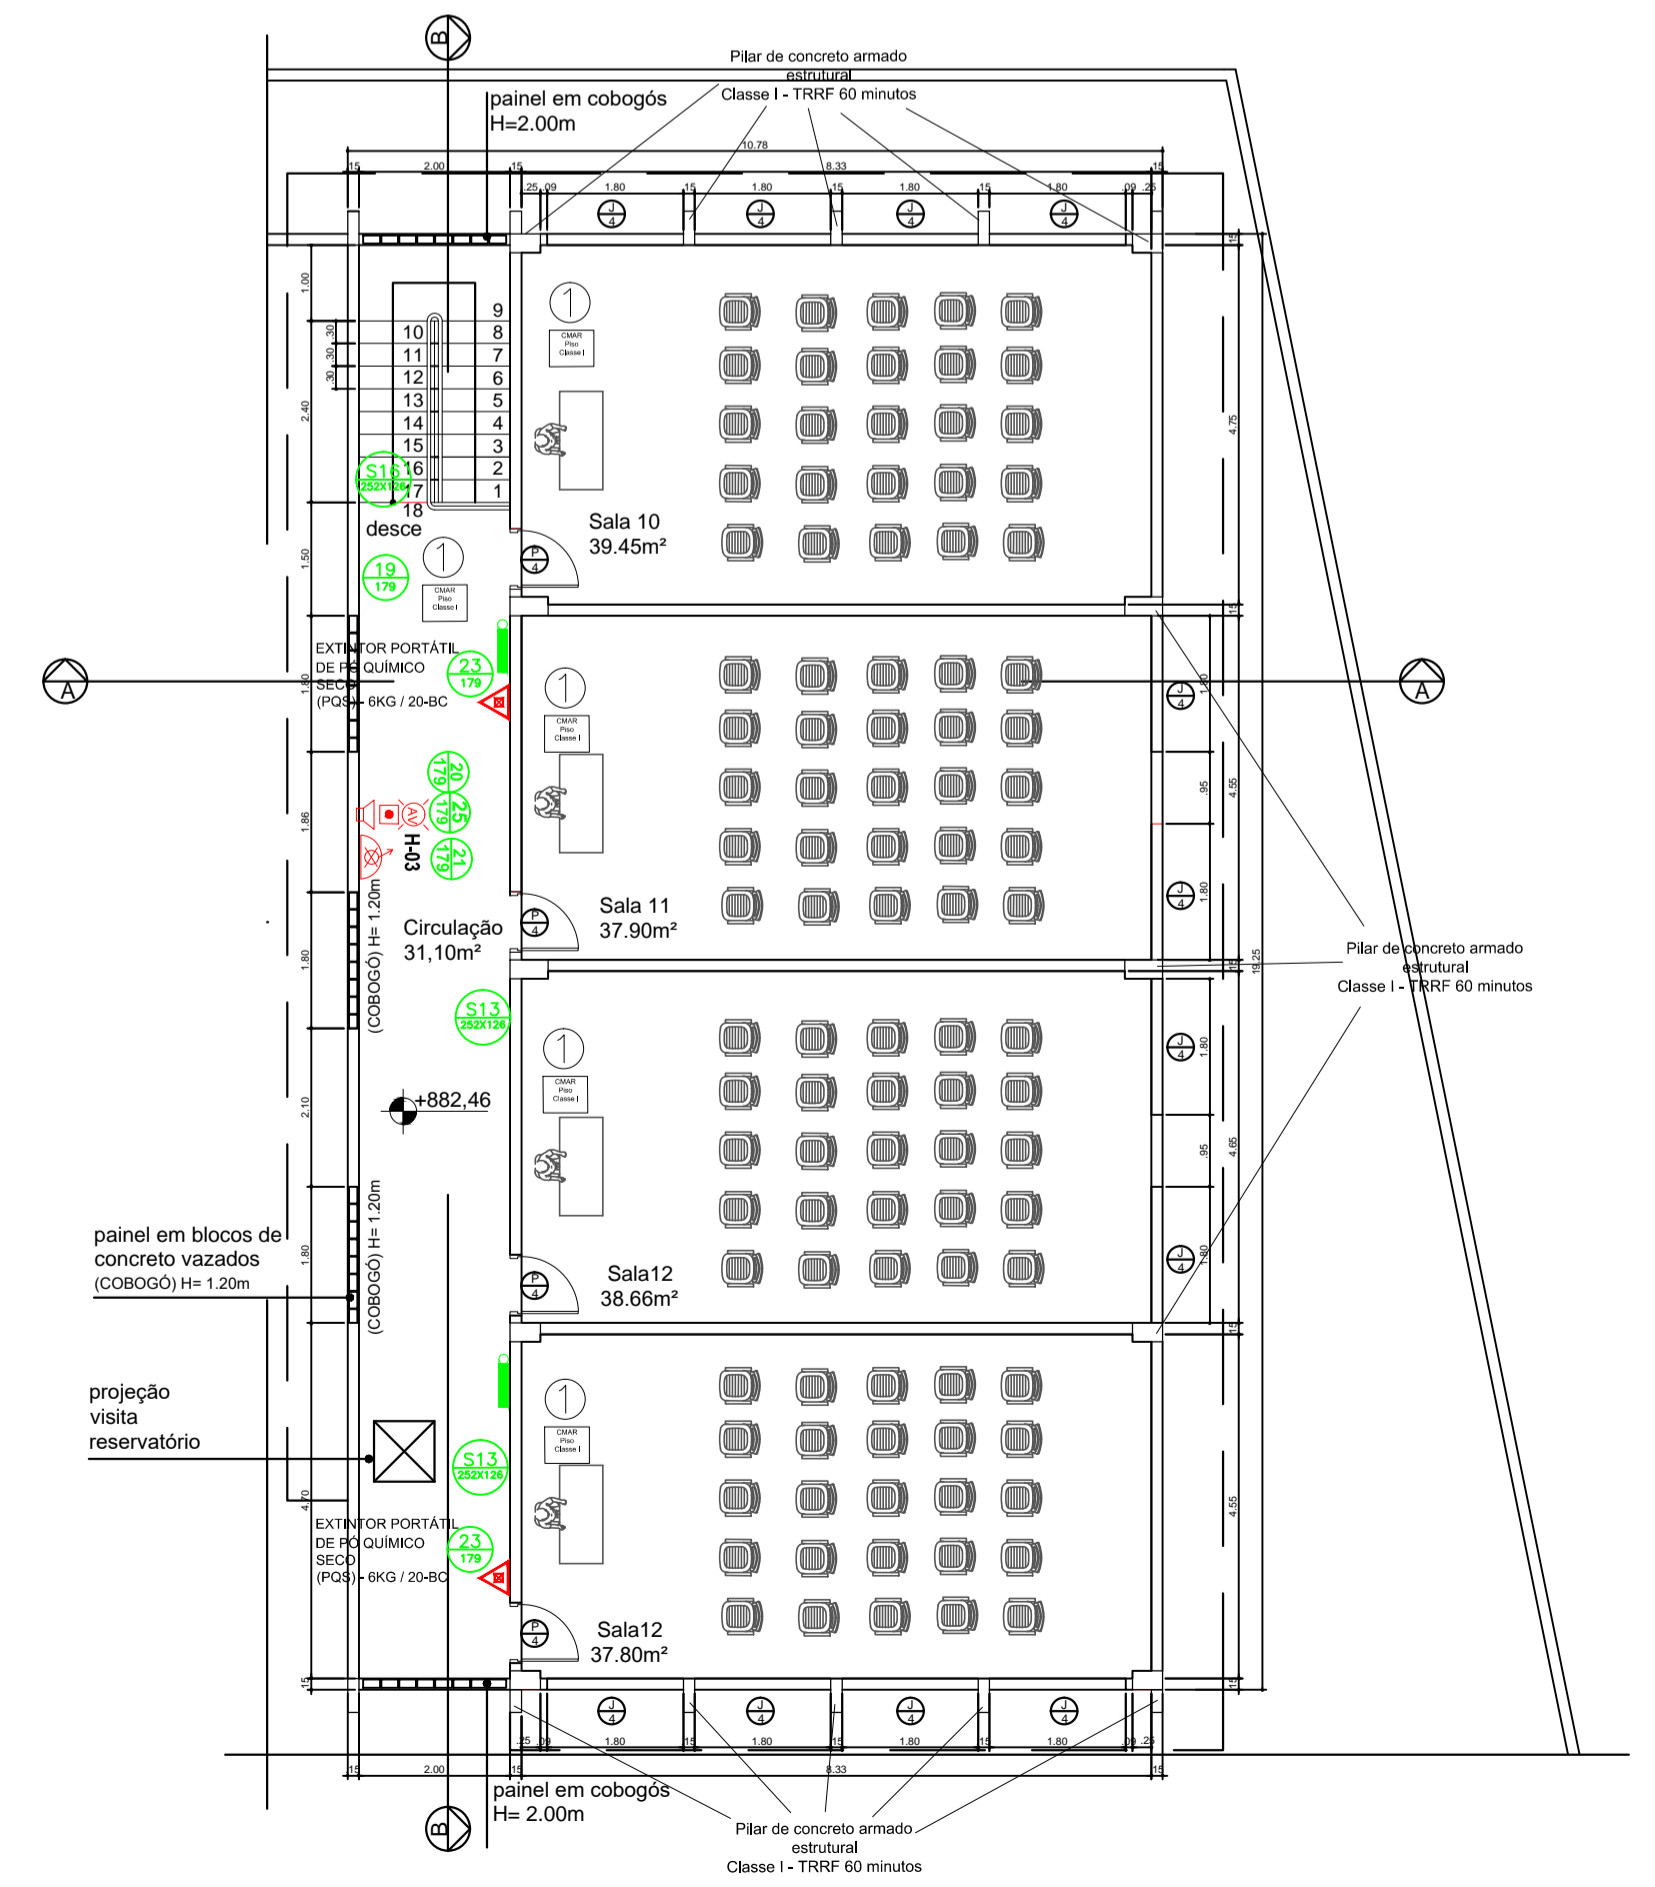

4 PLANTA BAIXA 2º PAVTO
ESCALA: 1/100

PORTAS :	Nº :	DIMENSÃO :		QUANT.	ESPECIFICAÇÕES :
		LARGURA :	ALTURA :		
P 1	0.60	1.80	18	Em madeira para pintura	
P 2	0.60	2.10	03	Em madeira para pintura	
P 3	0.70	2.10	01	Em madeira para pintura	
P 4	0.80	2.10	18	Em madeira para pintura	
P 5	0.90	2.10	02	Em madeira para pintura	
Veneziana P 6	1.20	2.10	02	Em madeira para pintura	
P 7	1.20	2.10	05	Em madeira para pintura	
Portão P 8	2.00	2.10	02	Em barras de ferro para pintura	
Portão P 9	2.00	2.10	01	Em barras de ferro para pintura	
Portão P 10	4.00	2.50	02	Em barras de ferro para pintura	
Portão P 11	2.00	2.10	02	Em chapa de ferro para pintura	

JANELAS :	Nº :	DIMENSÃO :			QUANT.	ESPECIFICAÇÕES :
		LARGURA :	ALTURA :	PEITOREL :		
basculante J 1	2.25	1.50	0.80	05	Em ferro para pintura	
basculante J 2	2.25	0.80	1.75	13	Em ferro para pintura	
basculante J 3	1.80	0.80	1.75	12	Em ferro para pintura	
basculante J 4	1.80	1.50	0.80	12	Em ferro para pintura	
basculante J 5	1.40	0.80	1.75	03	Em ferro para pintura	
basculante J 6	1.00	0.80	1.75	02	Em ferro para pintura	

PROJETO DE SEGURANÇA CONTRA INCÊNDIO E PÂNICO DE UMA EDIFICAÇÃO E-1, LOCALIZADA NA RUA SCHMIDT S/N - VILA FELIPE - PETROPOLIS / RJ

Escala: INDICADA
Data: OUTUBRO/2022
Número da Folha: 03/06
Título do Desenho: PLANTA BAIXA 1º PAVTO E 2º PAVTO.

Proprietário: _____
Autor do Levantamento Arquitetônico: _____
Projeto de Segurança contra Incêndio

Ciente: A A E MUNICIPAL DR. RUBENS DE CASTRO BOMTEMPO
Endereço: RUA SCHMIDT SN - VILA FELIPE - PETROPOLIS RJ
Tipo de Projeto: Projeto de Segurança Contra Incêndio e Pânico para regularização junto ao CBMERJ
Vistos: _____

Nome do arquivo: _____
Revisão: 00