


INSTALAÇÕES SANITÁRIAS

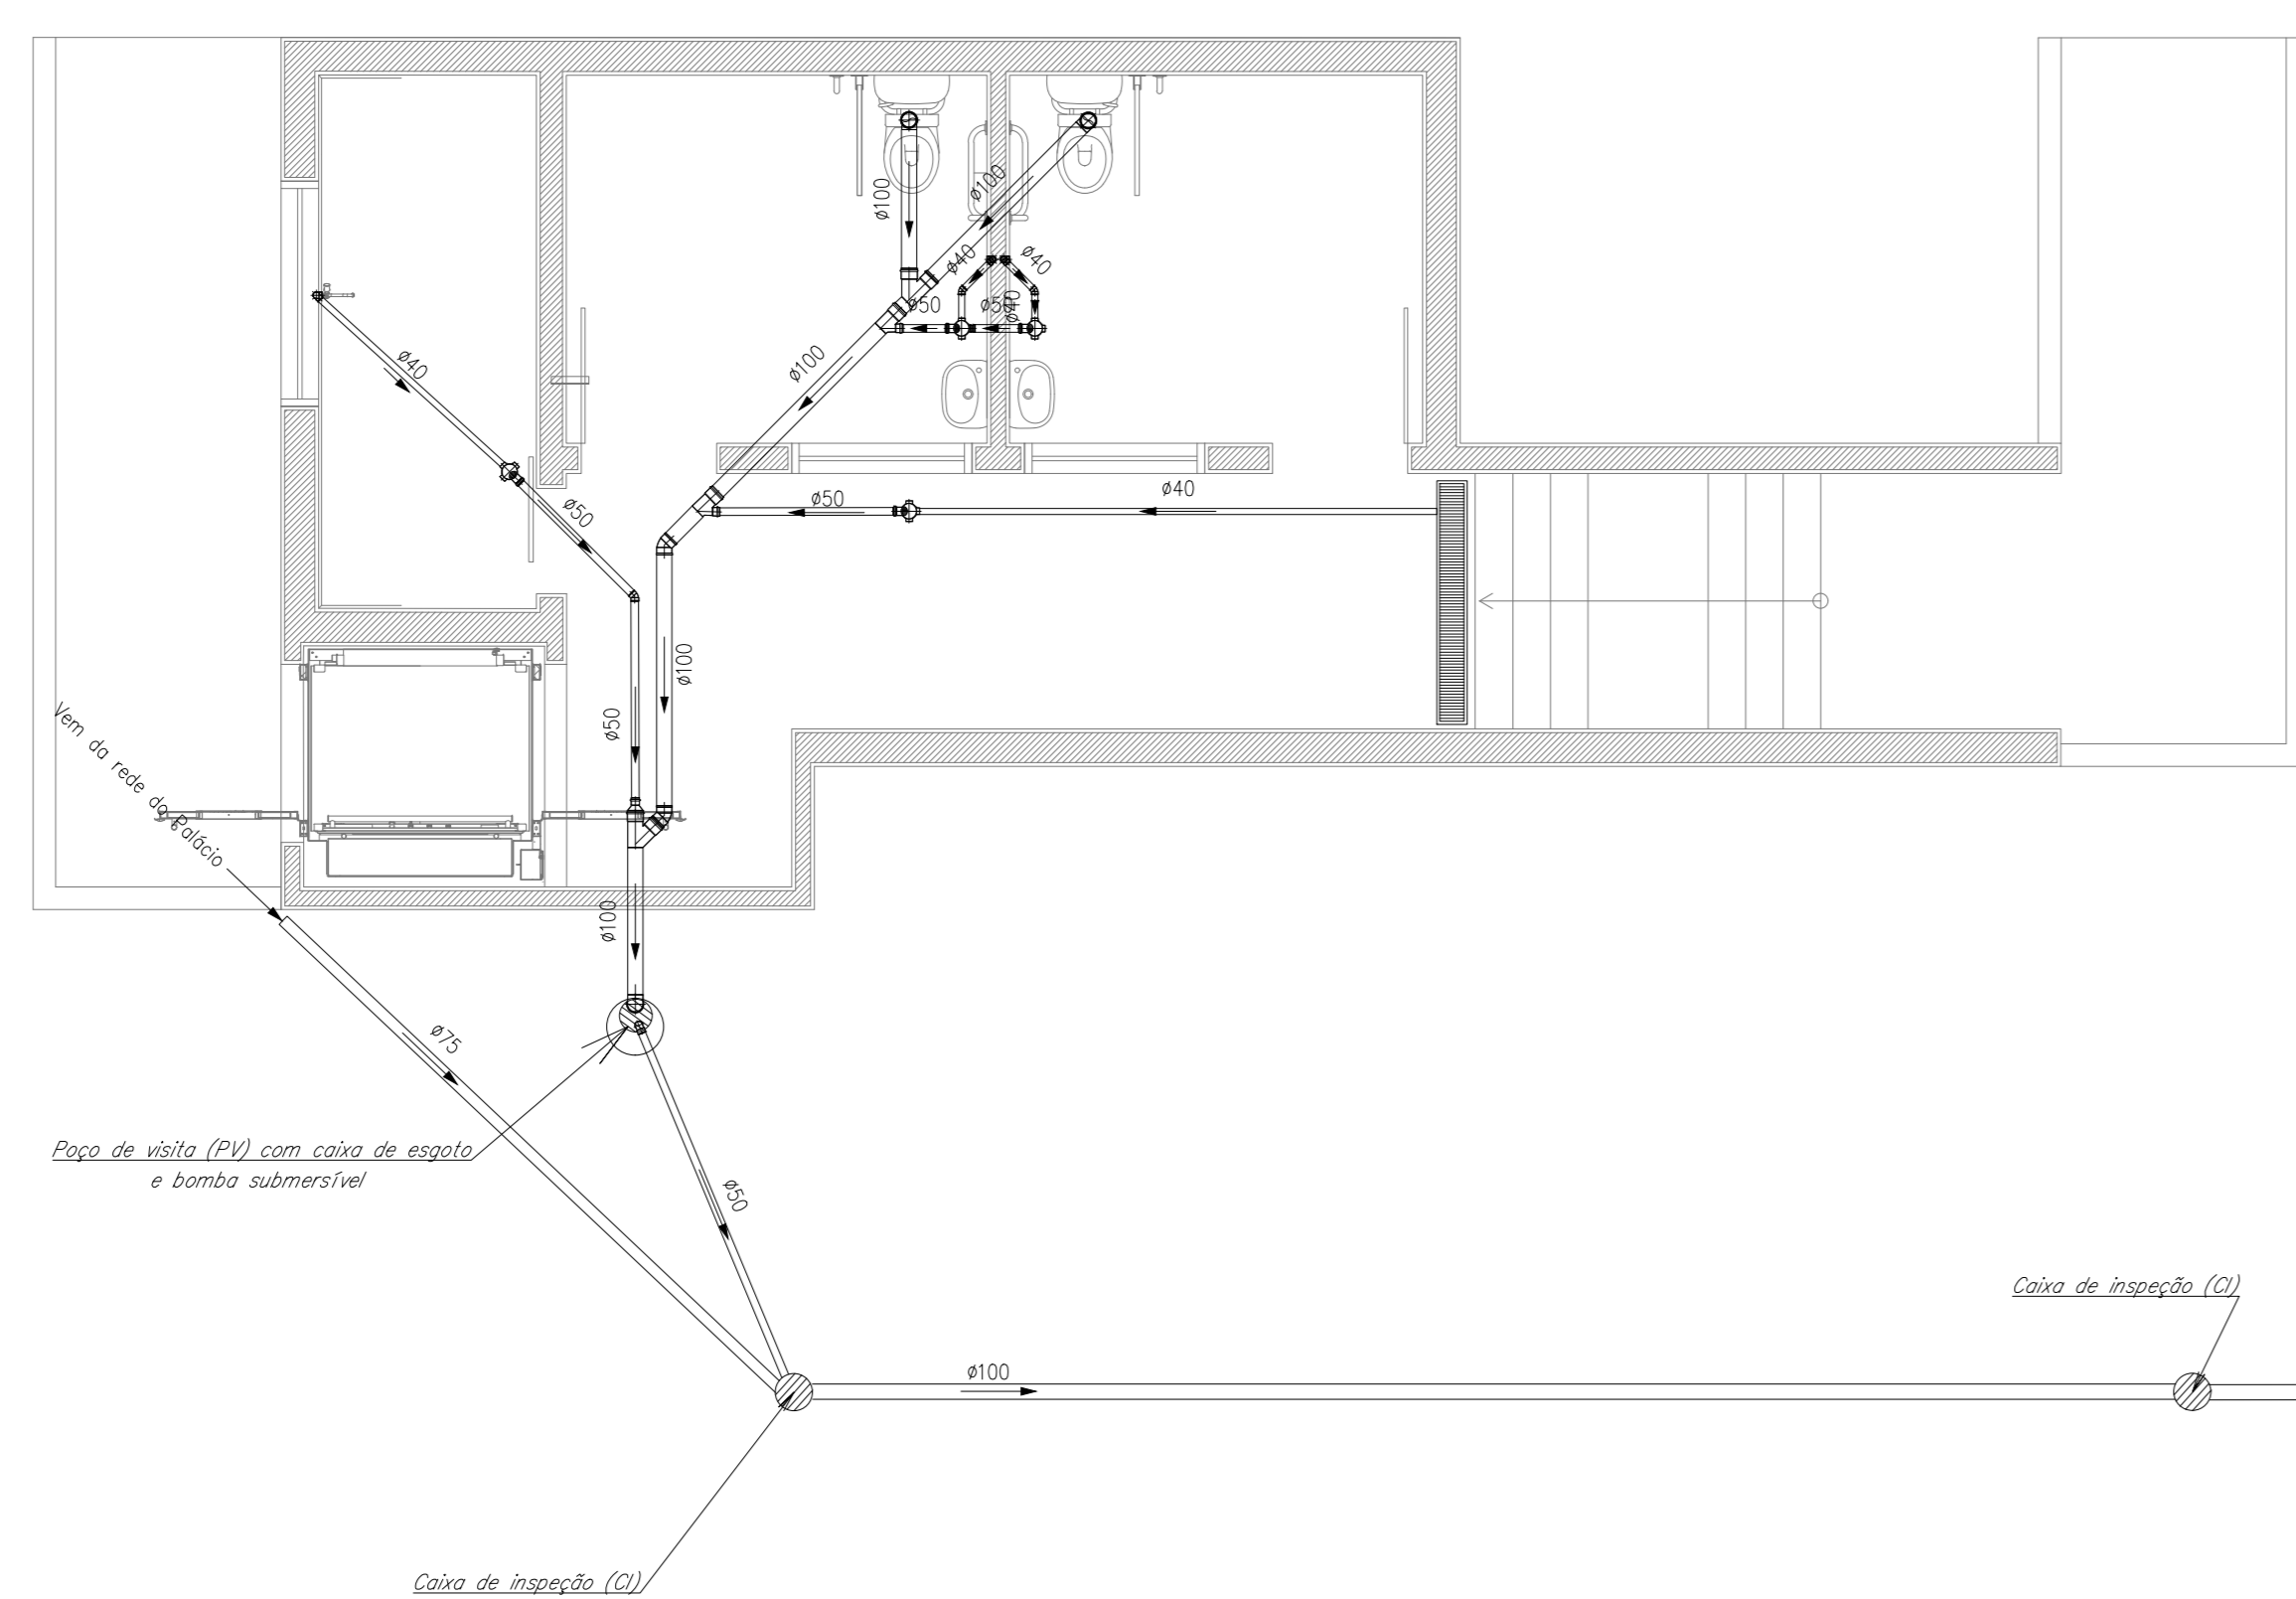

— PVC Soldável branco —

Quant.	Und.	Dimensão	Descrição
4,82	m	40mm	Tubo PVC Soldável branco
9,48	m	50mm	Tubo PVC Soldável branco
9,78	m	100mm	Tubo PVC Soldável branco
4	pc	100x100x50mm	Caixa Sifonada
1	pc	40mm	Joelho 45 secundário
3	pc	100mm	Joelho 90
6	pc	40mm	Joelho 90 secundário
2	pc	100mm	Junção
2	pc	100mmx50mm	Junção
1	pc	50mmx40mm	Redução
1	pc	100mmx50mm	Redução

— PVC Soldável marrom —


Quant.	Und.	Dimensão	Descrição
25,03	m	50mm	Tubo PVC Soldável marrom (NBR 5648/pe CP19)
1	pc	50mm	Joelho 45
1	pc	50mm	Joelho 90
2	pc	20mm	Joelho 90

— Simbologia - Outros —

Quant.	Und.	Dimensão	Descrição
1	pc	1,1/2"	Bomba submersível para esgoto SESCOB TI 500 ou similar com comando automático de nível
1	pc	-	Popo de visita (PV) com caixa de esgoto (ver detalhe)

— GRELHAS —

Quant.	Und.	Dimensão	Descrição
1	pc	-	Grelha (1,621x0,2)m

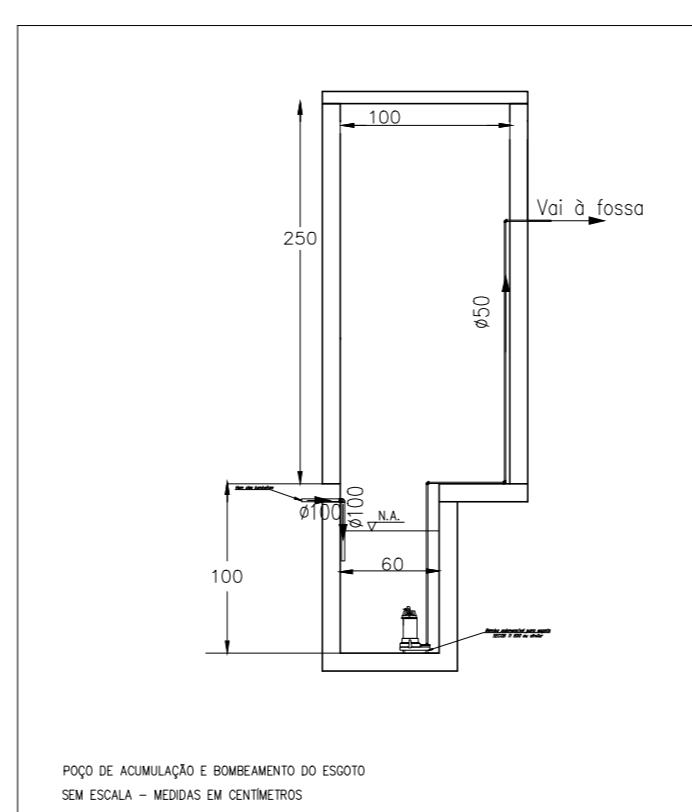

LEGENDA:

PVC Soldável branco

- Caixa Sifonada 100x100x50mm (Detalhado/Planta)
- Joelho 45 secundário 40mm (Detalhado/Planta)
- Joelho 90 100mm (Detalhado/Planta)
- Joelho 90 100mm (Detalhado/Planta)
- Joelho 90 secundário 40mm (Detalhado/Planta)
- Joelho 90 secundário 40mm (Detalhado/Planta)
- Junção 100mm (Detalhado/Planta)
- Junção 100x50mm (Detalhado/Planta)
- Redução 100x50mm (Detalhado/Planta)
- Redução 50x40mm (Detalhado/Planta)
- Válvula de retenção para esgoto 100mm (Detalhado/Planta)
- Vedação para saída de Vaso Sanitário 100mm (Detalhado/Planta)

PVC Soldável marrom

- Joelho 45 50mm (Detalhado/Planta)
- Joelho 90 20mm (Detalhado/Planta)
- Joelho 90 20mm (Detalhado/Planta)
- Joelho 90 50mm (Detalhado/Planta)
- Joelho 90 50mm (Detalhado/Planta)

Simbologia - Outros

- Bomba 1 1/2" (Unifilar/Planta)
- Caixa de inspeção (C1) - (Unifilar/Planta)
- Filtro anaeróbio - (Unifilar/Planta)
- Fossa - (Unifilar/Planta)
- Popo de visita (PV) com caixa de esgoto - (Unifilar/Planta)

TUBULAÇÃO

- Tubo PVC Soldável branco 100mm (Detalhado)
- Tubo PVC Soldável branco 40mm (Detalhado)
- Tubo PVC Soldável branco 50mm (Detalhado)
- Tubo PVC Soldável marrom (NBR 5648/pe CP19) 50mm (Detalhado)

PROJETO DE ARQUITETURA PARA REFORMA DOS SANITÁRIOS, ACESSIBILIDADE E ILUMINAÇÃO EXTERNA DO PALÁCIO DE CRISTAL, SITUADO NA RUA ALFREDO PACHÁ, CENTRO, PETRÓPOLIS - R. J.

CONFIRMAR MEDIDAS NO LOCAL - DIREITOS AUTORAIS RESERVADOS

REVISÃO	EMISSÃO INICIAL	DATA	RESPONSÁVEL
01			
02			
03			
04			
05			
06			
07			
08			
09			
10			

<p>GM&B ARQUITETURA E CONSTRUÇÃO Rua Américo Brasiliense, 70 Sala 02 - Centro - Petrópolis - RJ</p>	<p>PREFEITURA MUNICIPAL DE PETRÓPOLIS Avenida Assis Brasil, 281 - Centro - Petrópolis - RJ</p>
CLIENTE: PREFEITURA MUNICIPAL DE PETRÓPOLIS PROJETO: Rua Alfredo Pachá - Centro - Petrópolis - R.J. ASSUNTO: PROJETO DE INSTALAÇÕES SANITÁRIAS PLANTA BAIXA, DETALHE ARQUITETO: MAURICIO MELO	01/01 REVISÃO: ROD DATA: 07/03/2019 ESCALA: 1/50 DESIGNISTA: FERNANDO FONSECA