


PLANTA BAIXA - SEGUNDO PAVIMENTO
ESC.: 1/50

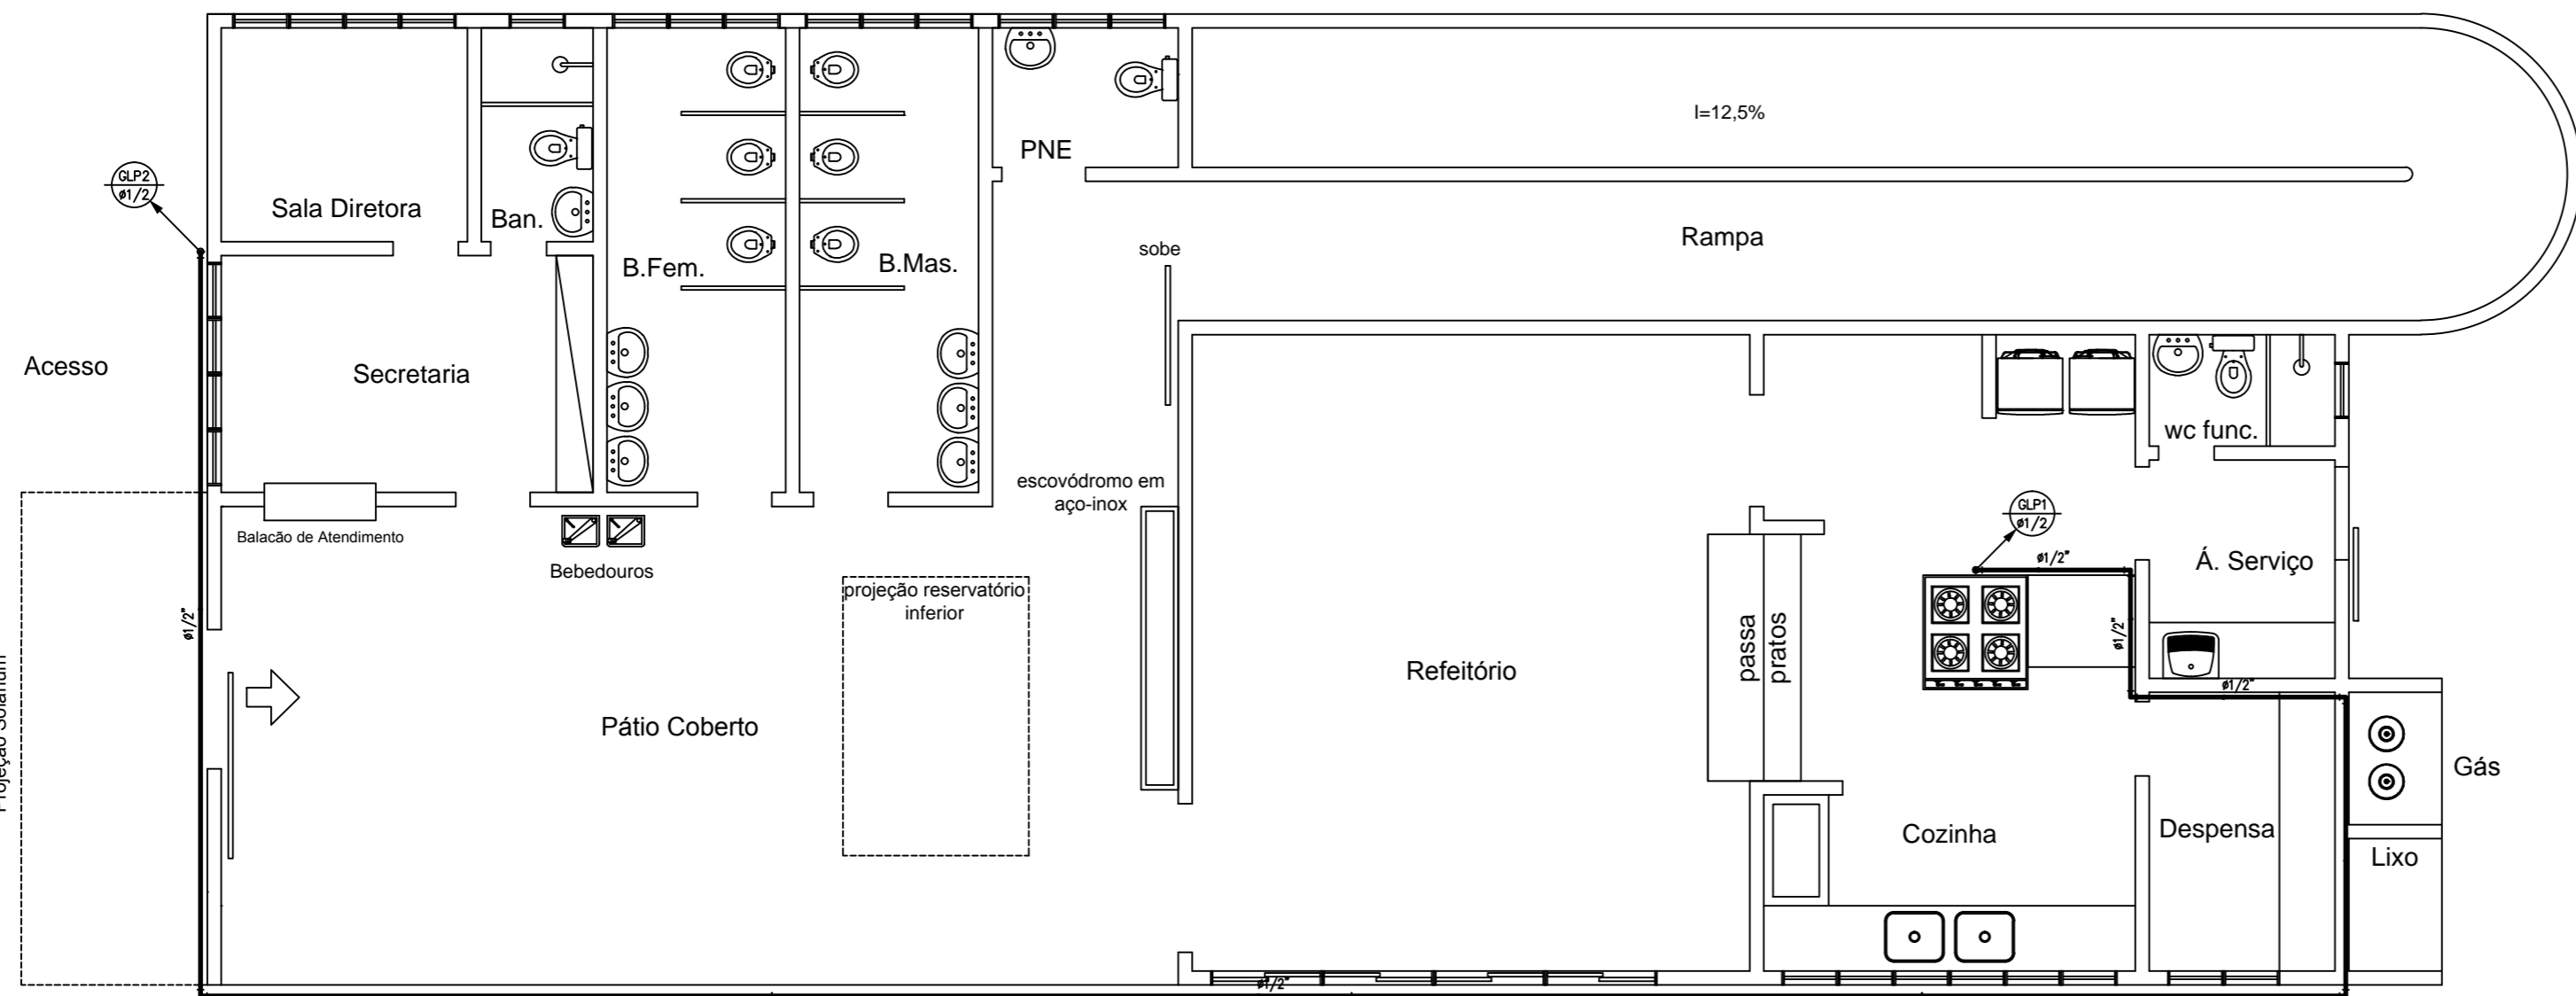

PLANTA BAIXA - PAVIMENTO TÉRREO
ESC.: 1/50

LEGENDA

- GLP - Gás Liquefeito do Petróleo
- RG - Registro para gás
- RAP - Regulador de Alta Pressão
- MAN - Manômetro
- CIL - Cilindro - 45kg

- Tubulação que sobe
- Tubulação que desce
- Tubulação que passa

DIREITOS AUTORAIS RESERVADOS. A REPRODUÇÃO TOTAL OU PARCIAL SEM PRÉVIA AUTORIZAÇÃO, SUJEITARÁ O INFRATOR ÀS PENAS DA LEI FEDERAL 9610/98 E LEI ESTADUAL Nº 4144.

00	EMISSION INICIAL	09/10/2013
REVISÃO	DISCRIMINAÇÃO	DATA VISTOS

CONSTRUTORA

CONSÓRCIO CIDADE IMPERIAL

PROJETISTA

LOCAL: ESTRADA DA SAUDE, PETRÓPOLIS, R.J. ARQUIVO:

URBANIZAÇÃO E REGULARIZAÇÃO DE ASSENTAMENTOS PRECÁRIOS
ESTRADA DA SAUDE

ELABORADO: JORGE RIBAS CAPARONS
CREA Nº 197416/987

PROJETO EXECUTIVO DE INSTALAÇÕES DE GÁS - GLP
CENTRO DE EDUCAÇÃO INFANTIL NO BOA VISTA - TÉRREO E SEGUNDO PAVIMENTO

PLANTA: 01/02 DATA: OUT/2013

DESENHO: ESCALA: 1/50

SETAGEM

COR	ESPESS.
1	0,1
2	0,2
3	0,3
4	0,35
5	0,4
6	0,5
7	0,55
8	0,6
9	0,1
10-256	0,2