



1 PLANTA BAIXA - DEMOLIR/ CONSTRUIR
ESCALA 1:125

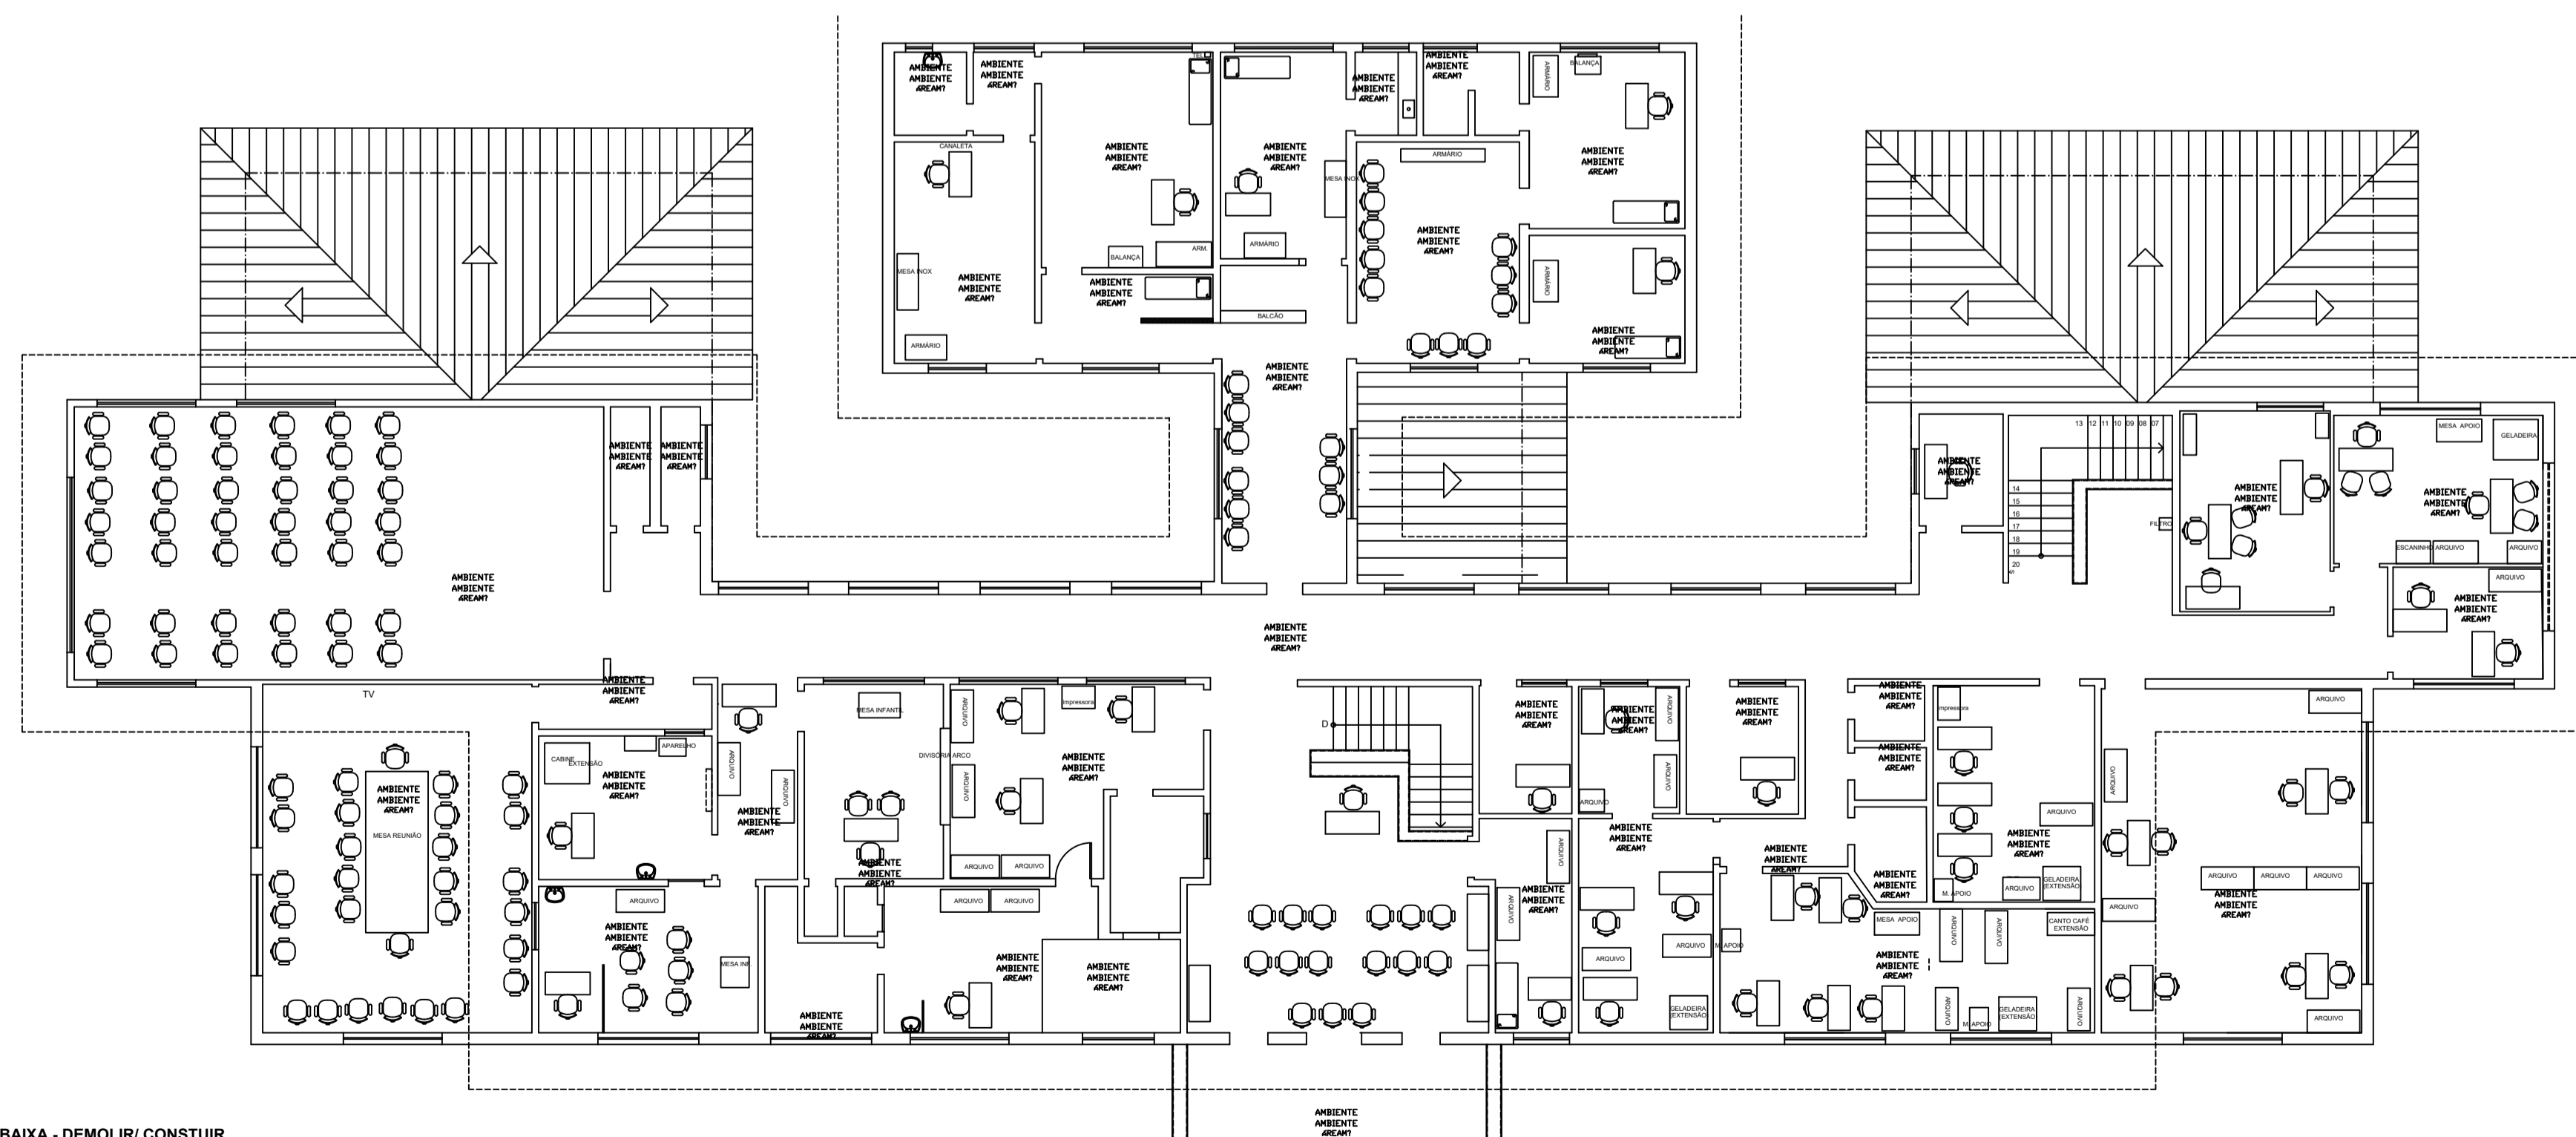

2 PLANTA BAIXA - DEMOLIR/ CONSTRUIR
ESCALA 1:125

OBS: MEDIDAS EXPRESSAS EM METROS. TODAS AS MEDIDAS DEVEM SER CONFERIDAS NO LOCAL.

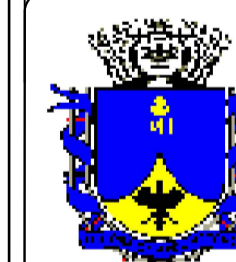

PREFEITURA MUNICIPAL DE PETRÓPOLIS
SECRETARIA DE OBRAS
Departamento de Projetos, Convênios e Parceria
Público - Privadas

TÍTULO PROJETO DE REFORMA NO CENTRO MUNICIPAL DE SAÚDE PROF. MANOEL JOSÉ FERREIRA		PROJETO PLANTA DE DEMOLIR E CONSTRUIR	
LOCAL RUA SANTOS DUMONT, Nº 100 - CENTRO - PETRÓPOLIS - RJ		ESCALA 1/125	PRANCHA 01/01
AUTOR DO PROJETO VYRNA JACOMO DE ABREU NUNES		CARIMBO	
AUTOR DO PROJETO ANA PAULA KLING		CARIMBO	
VISTOS E CARIMBOS:			