



1 PLANTA BAIXA
ESCALA 1/100


2 PLANTA DE COBERTURA
ESCALA 1/100

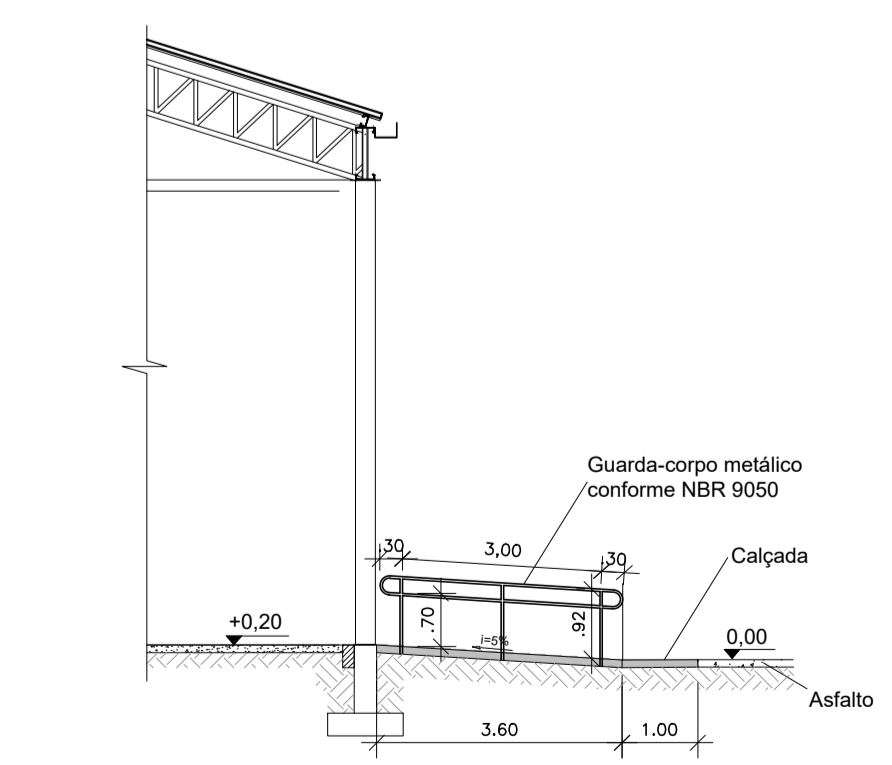

3 DET 01 - RAMP/GUARDA CORPO
ESCALA 1/100

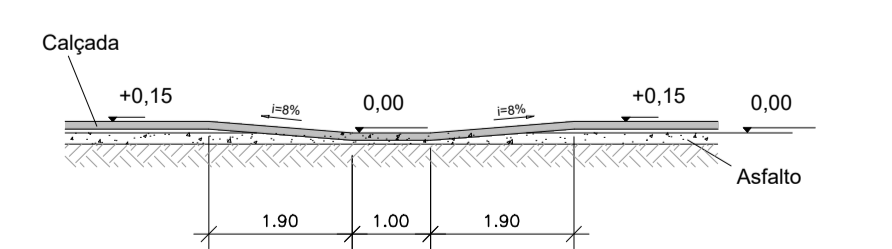

4 DET 02 - RAMP/ CALÇADA
ESCALA 1/100

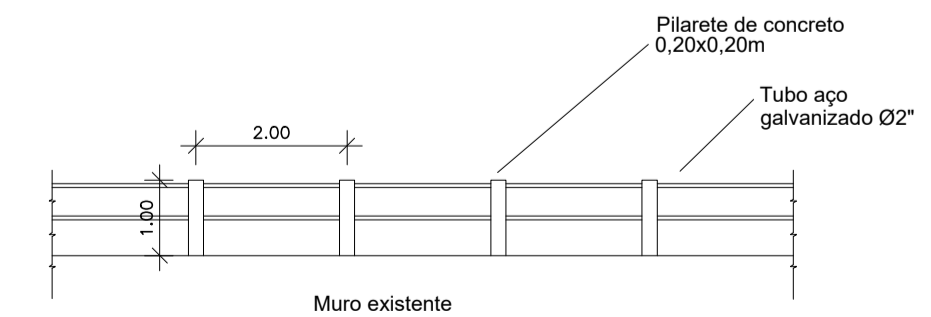

5 DET 03 - GUARDA-CORPO
ESCALA 1/100

ESQUADRIAS		
PORTAS		
DIMENSÕES	TIPO	MATERIAL
P1 1,20x2,10	Abrir	Estrutura metálica e aluminado

LEGENDA

SÍMBOLO	DESCRIÇÃO	DIREÇÃO DE FLUXO DA ROTA DE FUGA
	EXTINTOR PORTÁTIL DE PÓ QUÍMICO SECO (POS ABC) - 12KG / 3-A - 40-BC	SAÍDA FINAL DA ROTA DE FUGA
	EXTINTOR PORTÁTIL DE GÁS CARBÔNICO (CO2) - 6KG / 5-BC	DEMARCAÇÃO PARA EXTINTOR
		1.00
		1.00

IDENTIFICAÇÃO DAS SINALIZAÇÕES (Dimensões em milímetros)

CÓDIGO/ DIMENSÕES (mm)	PLACAS	SIGNIFICADO
ES C 240X120		EXTINTOR PORTÁTIL DE GÁS CARBÔNICO (CO2) - 6KG / 5-BC
ES B 240X120		EXTINTOR PORTÁTIL DE PÓ QUÍMICO SECO (POS ABC) - 12KG / 3-A - 40-BC
S6 240X120		SAÍDA DE EMERGÊNCIA POR RAMPAS
S7 240X120		SAÍDA DE EMERGÊNCIA POR RAMPAS
S12 240X120		SAÍDA DE EMERGÊNCIA

PREFEITURA MUNICIPAL DE PETRÓPOLIS
SECRETARIA DE OBRAS
Departamento de Projetos, Convênios e Parcerias Público Privadas

PROJETO DE SEGURANÇA CONTRA INCÊNDIO E PÂNICO PARA EQUIPAMENTO CULTURAL E ESPORTIVO
RUA LOPES DE CASTRO, 1086 - CHAPA 4 - VALPARAISO - PETRÓPOLIS - RJ

Data:	Prancha:	Área construída:	Escala:
15/05/2024	02/03	365,60 m ²	Indicada

O Proprietário: _____
PREFEITURA MUNICIPAL DE PETRÓPOLIS / RJ

O Resp. Técnico: _____
SECRETARIA DE OBRAS - PMP

Desenho arquitetônico: _____
SECRETARIA DE OBRAS - PMP

Nº do Processo Visto: _____
Obs: PLANTA BAIXA, PLANTA DE COBERTURA E DETALHES

SETAGEM

COR	ESPES.
1	0,1
2	0,2
3	0,3
4	0,35
5	0,4
6	0,5
7	0,6
8	0,1
9	0,1
10-255	0,2